



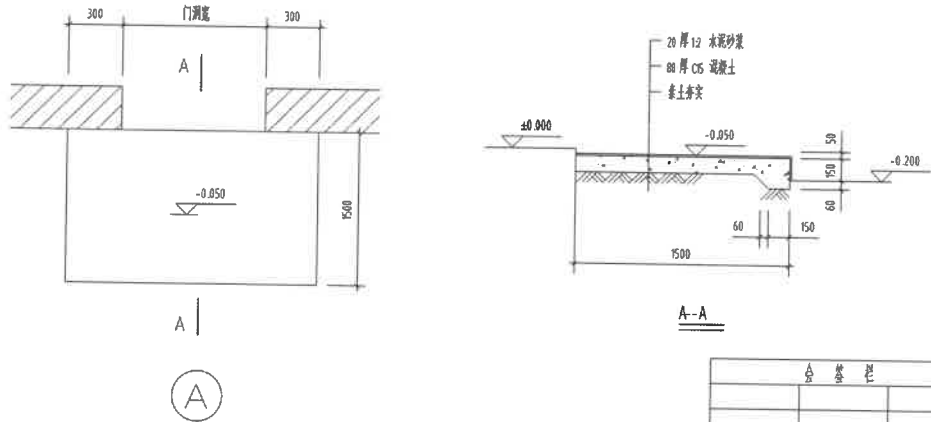

1. 本工程设计标高 ±0.000 与第一层电梯车间一致, 相当于绝对标高及平面位置详见总图。
2. 本工程抗震设防烈度为 6 度, 抗震设防按 03G329-1 及 04G329(2)-③ 图集施工。
墙厚均为 240 厚实砌, 墙体定位除注明外, 均为轴线居中。构造柱位置详见结构图。
3. 本工程建筑物火灾等级为二级, 建筑物火灾危险性类别除变压器室为丙类外, 其余均为丁类。
4. 本工程所遵循的主要建筑设计规范有:《建筑设计防火规范》(GB50016-2006)、《屋面工程技术规范》(GB50345-2004)、《建筑灭火器配置设计规范》(GB50140-2005)。
5. 墙基防潮层设于 $\nabla -0.060$ 处为 20 厚 1:2 水泥砂浆(内掺 5% 防水剂)抹面。
6. 卫生间及其前室的楼地面均应按坡至地漏, 坡度 0.5%。
卫生间及其前室的楼地面起点标高比相应楼层的楼地面标高高低 20。
卫生间施工防水层时四周泛水高出相应楼地面 300mm 高。
7. 钢结构油漆前必须除锈, 采用手工或机械除锈, 除锈等级不应低于 SB; 除锈等级标准应符合现行国家标准《涂装前钢结构表面锈蚀等级和防锈等级》。
8. 室内外装修及屋面构造详见“建筑构造一览表”。
9. 本工程门窗造型见“门窗一览表”。
10. 屋面防水各构造层次均应按“GB50345-2004”规范有关要求施工。
11. 所有预埋件及安装均按有关标准图集施工。
12. 施工时与其它专业密切配合。(本工程所选火灾器均为磷酸盐干粉灭火器)
13. 本工程建筑面积: 1611 平方米。




合 格 证		贵 阳 铝 镁 设 计 研 究 院						GS253 工程		建 筑 单 位 2008 年 06 月	
								主 控 楼		施 工 图	
								主 图		所 属 图 号	
		分 院 审 核 人 李 克 强 审 校 杨 晓 梅 总 册 王 雪 莲 家 计 王 雪 莲						设计阶段 图纸会签		施 工 图	
										GS253-11/12/30 To-2C1	

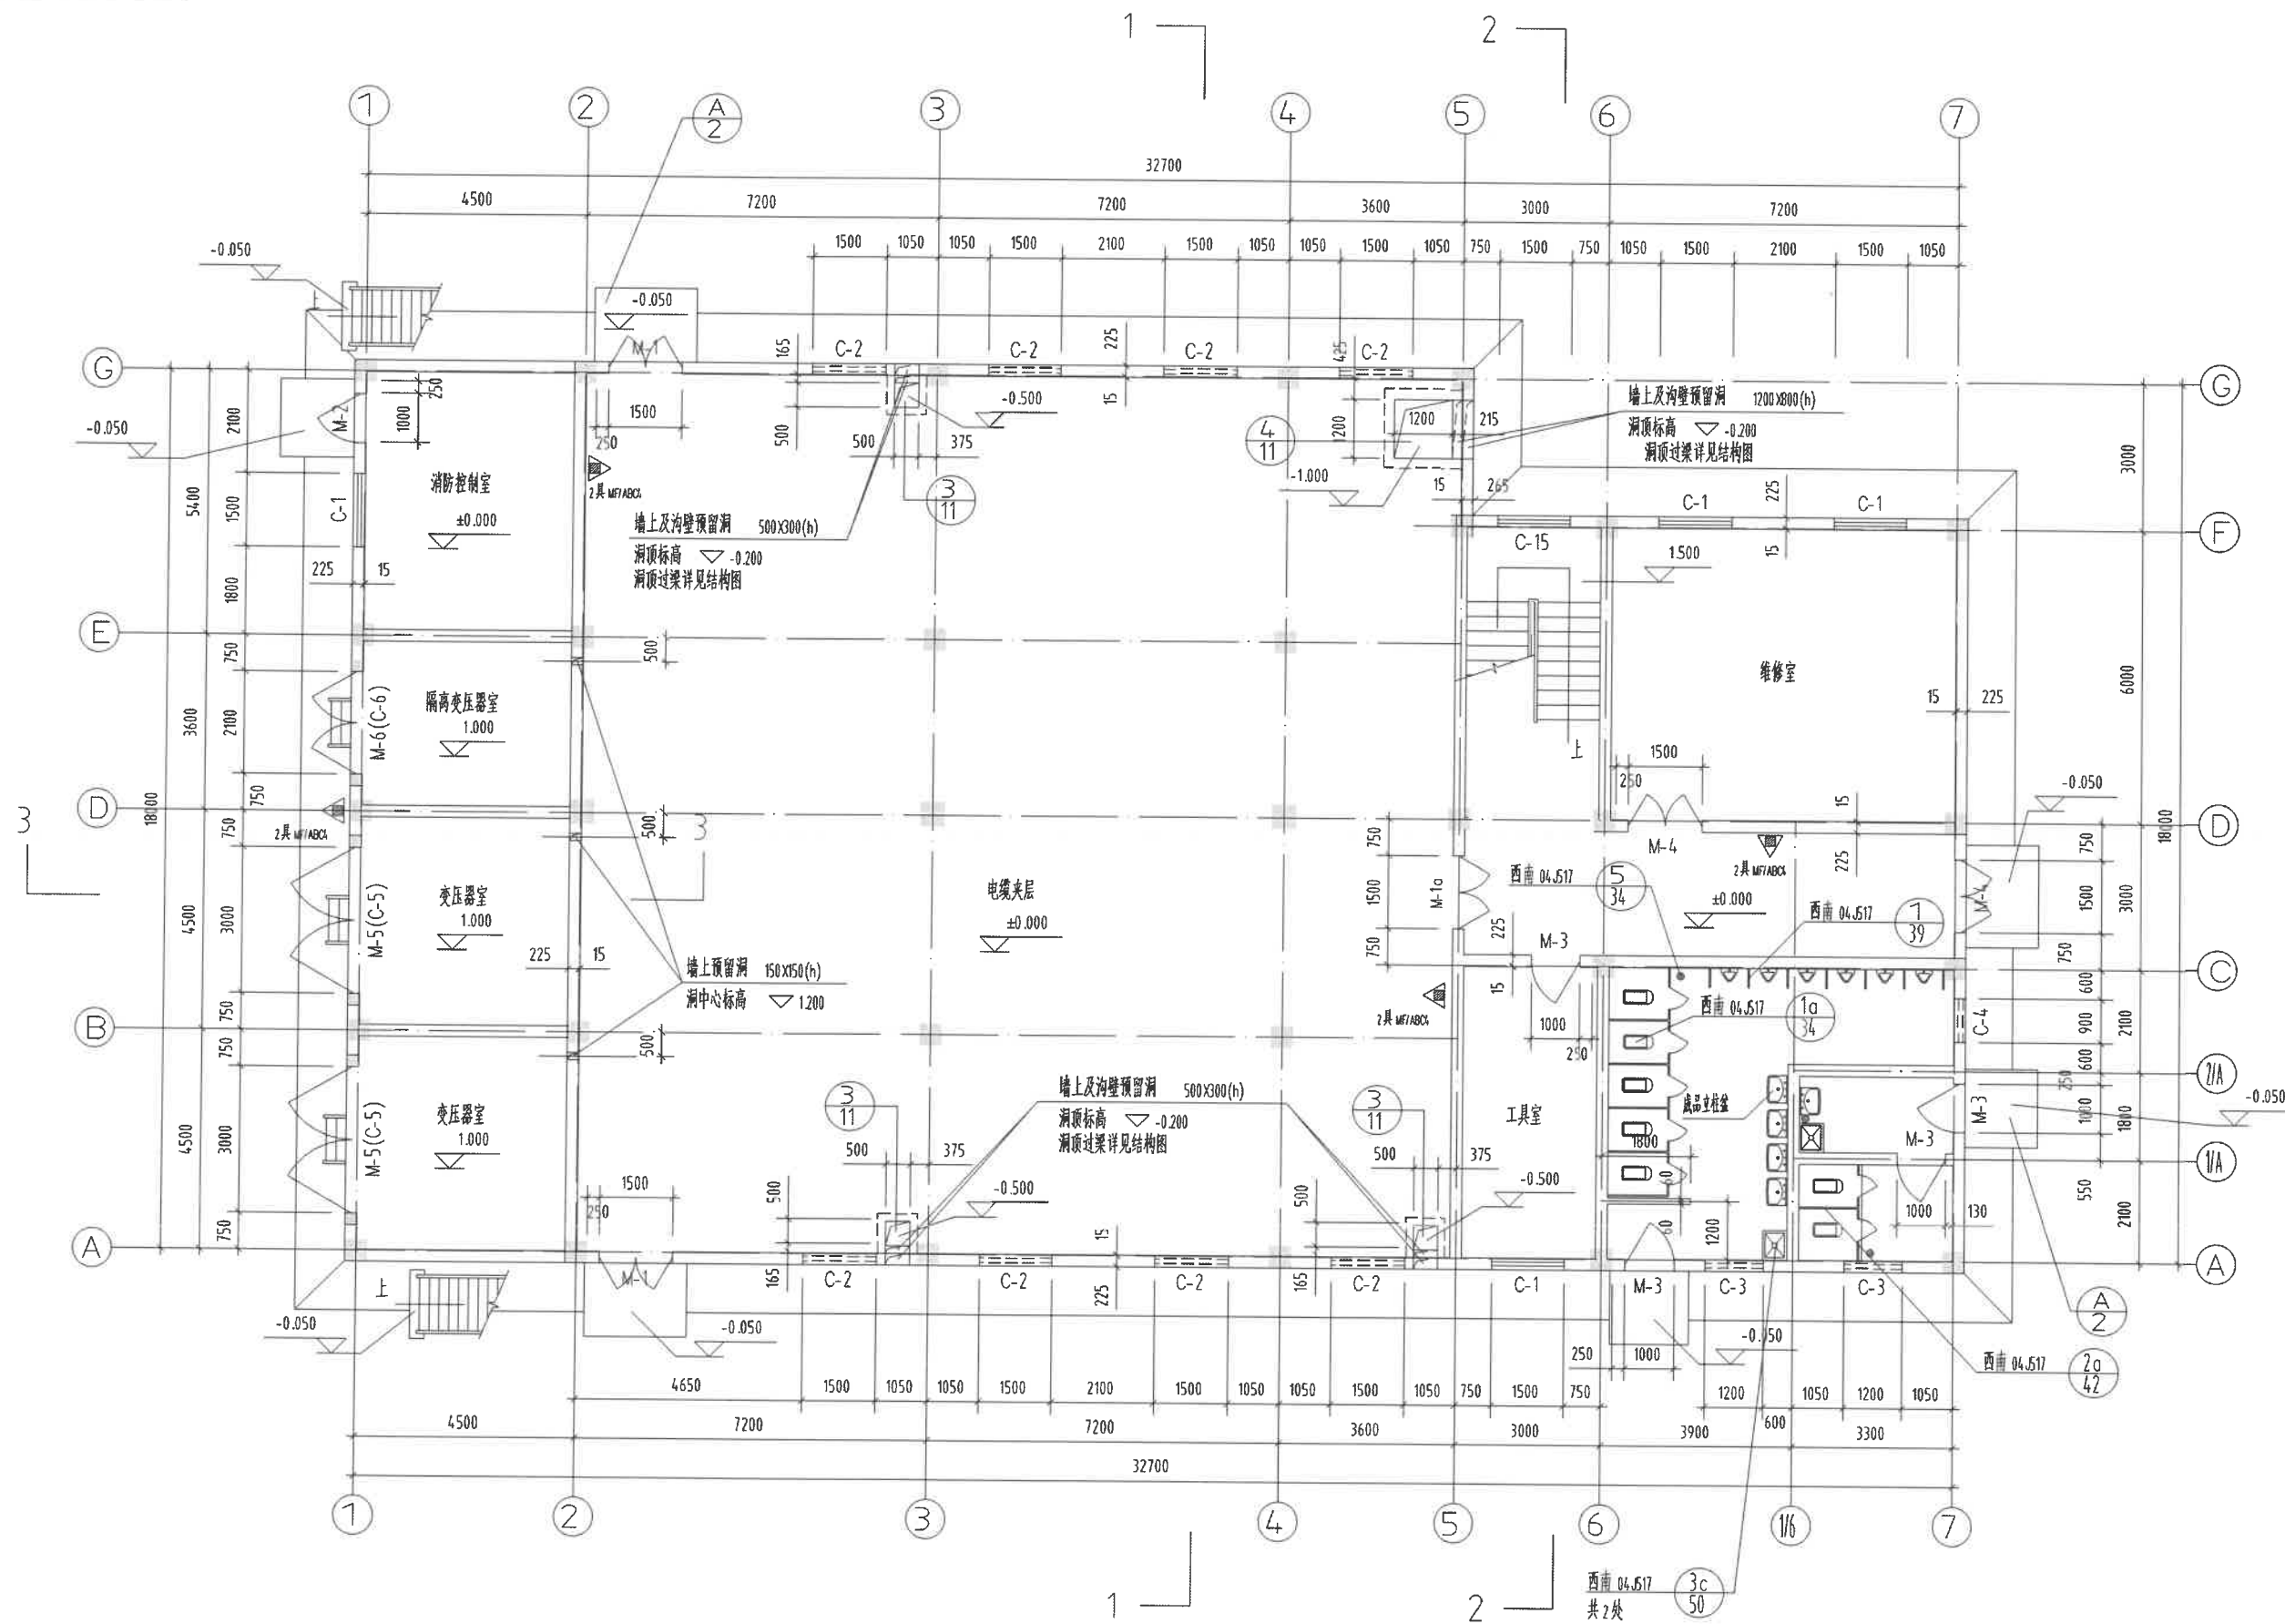

▽±0.000 平面图


贵阳铝镁设计研究院				CS253 工程	建筑专业
				2011 年 06 月	
电解、净化办公室 / 电解配电、控制室 / 电解 10KV 配电室				设计阶段	施工图
				图纸规格	A5
				比例尺	1:300
				所属图号	
				CS253-11/12/30Ta-3G1	

▽±0.000 平面图

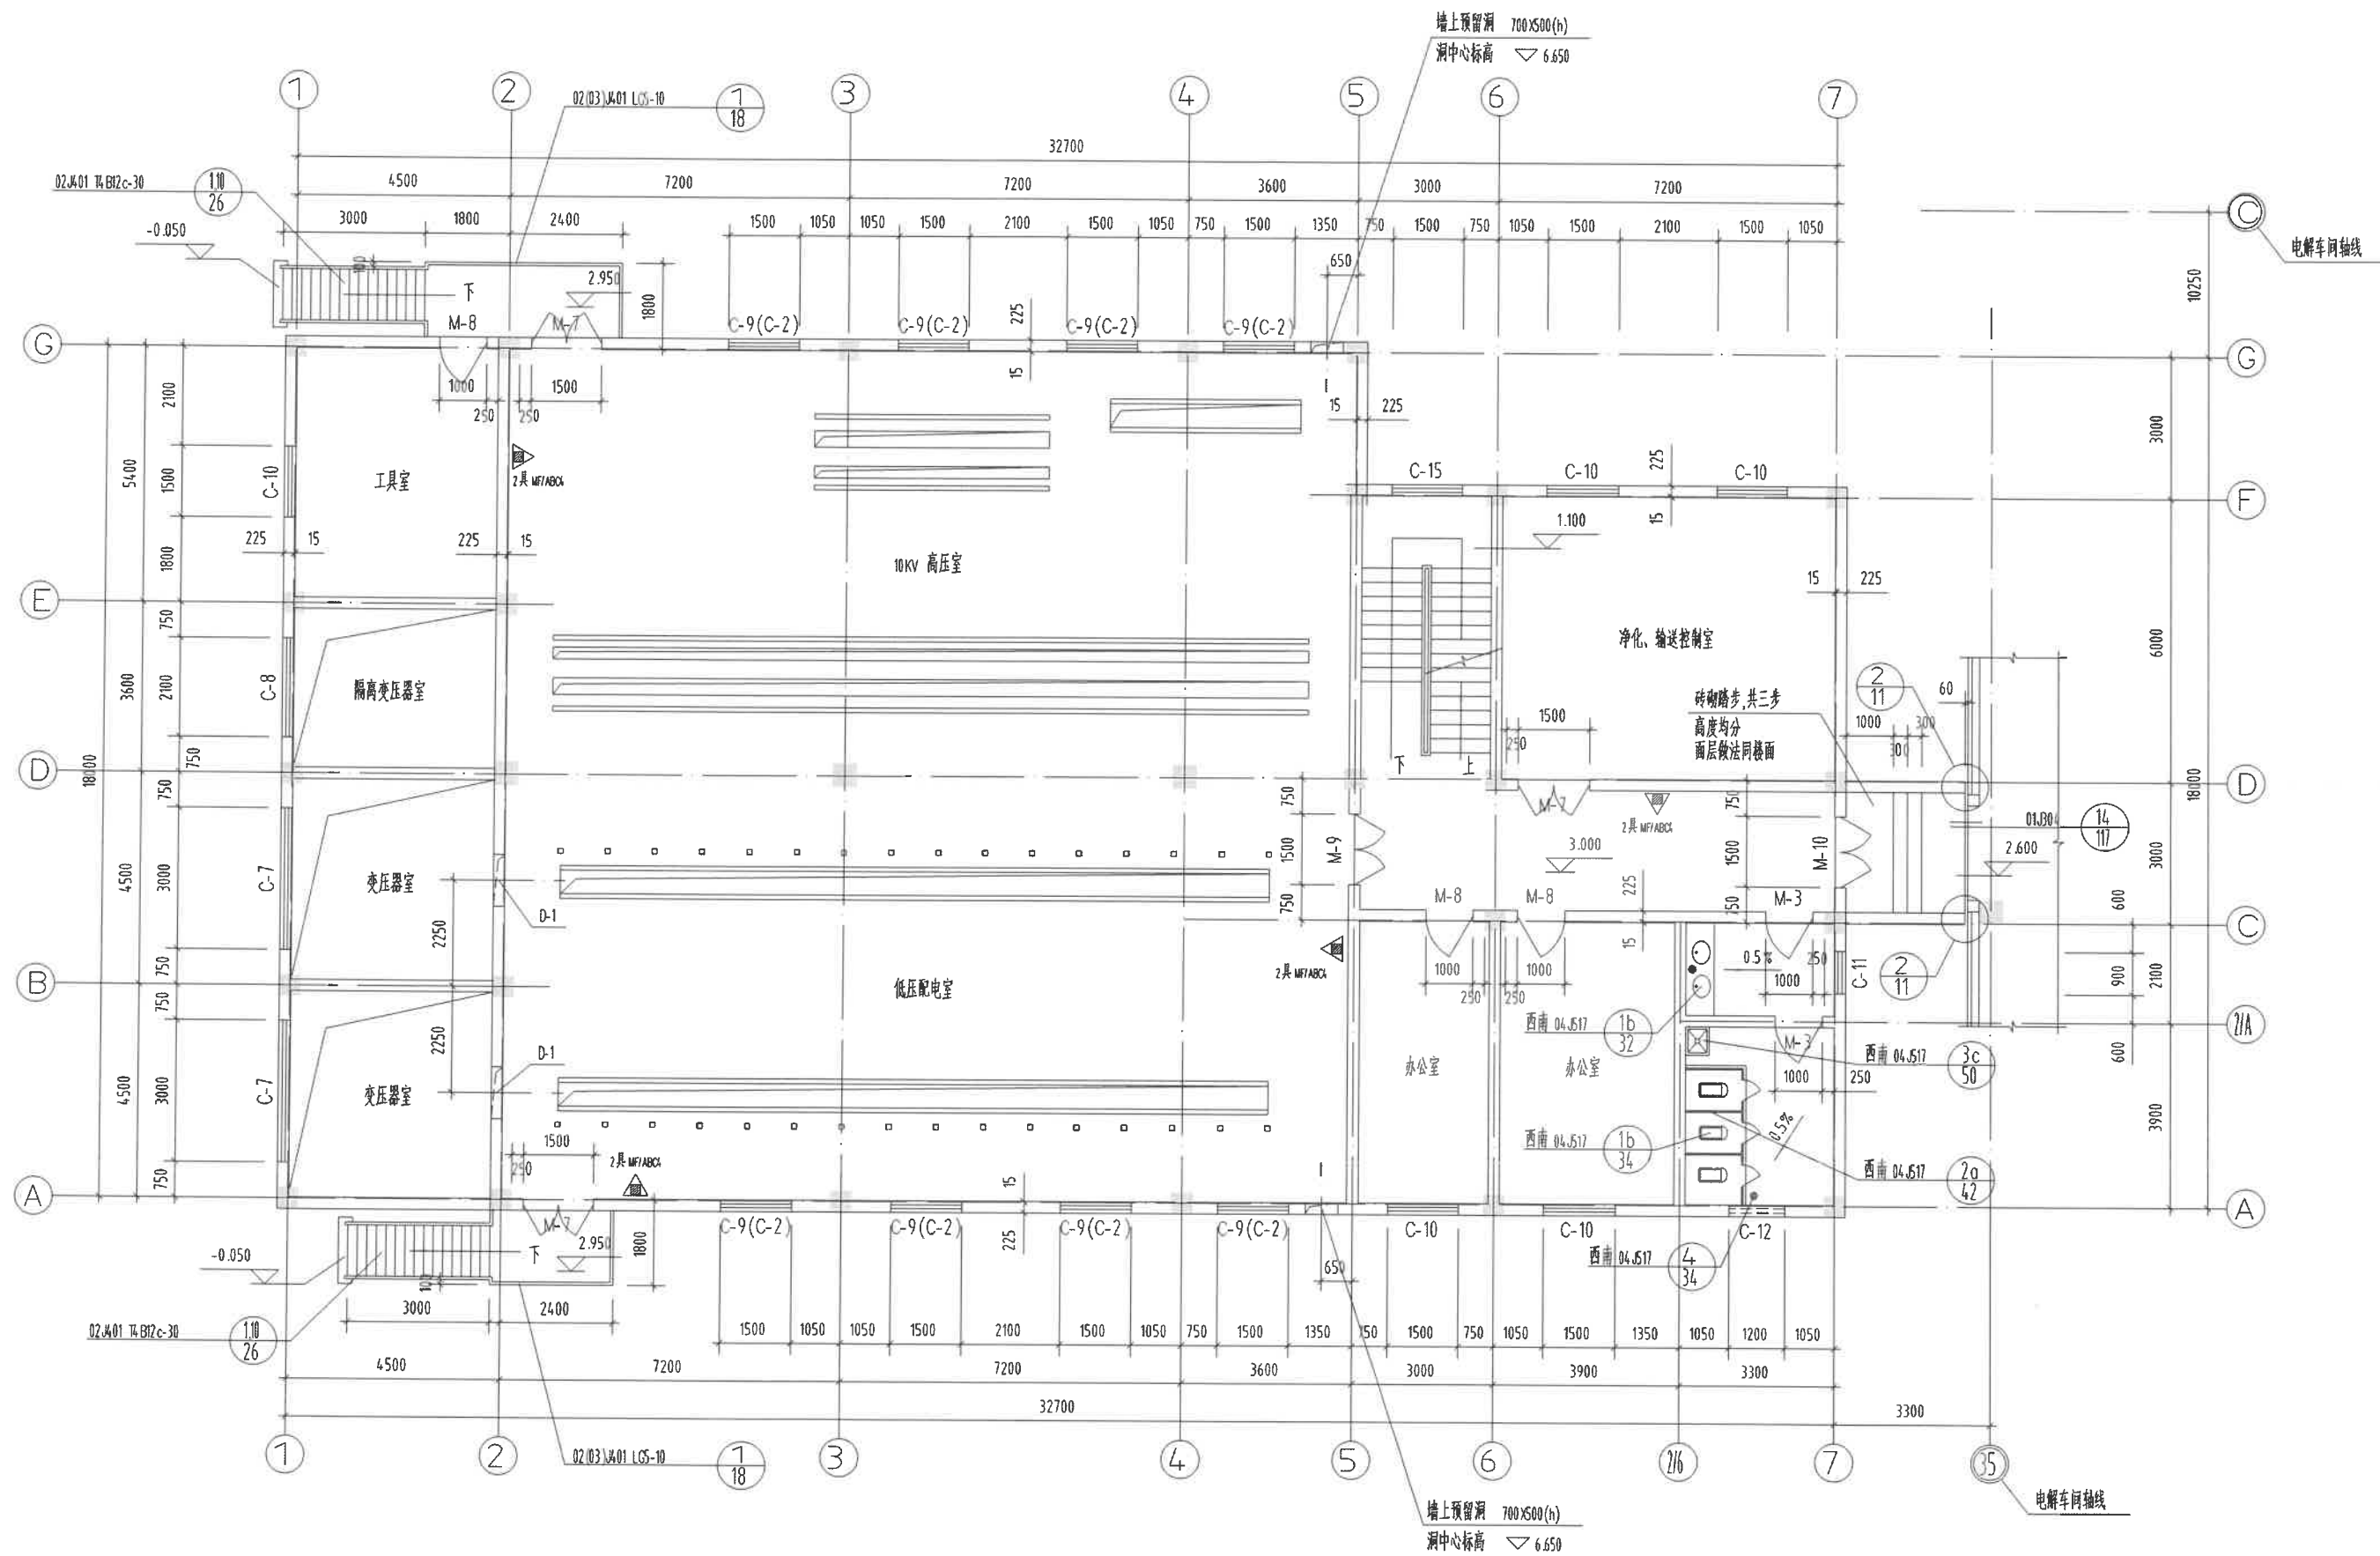

▽ 3.000 平面图

贵阳铝镁设计研究院				G5253 工程	建筑专业
				2011 年 05 月	
电解、净化办公室 / 电解配电、控制室 / 电解 10KV 配电室				设计阶段	施工图
				图纸规格	A5
				比例尺	1:500
				所属图号	
分院 申 李克 资				G5253-11/12/30Ta-4-G1	
审 核 杨 晓 敏					
检 图 陆 雪 梅					
设 计 王 雪 莲					


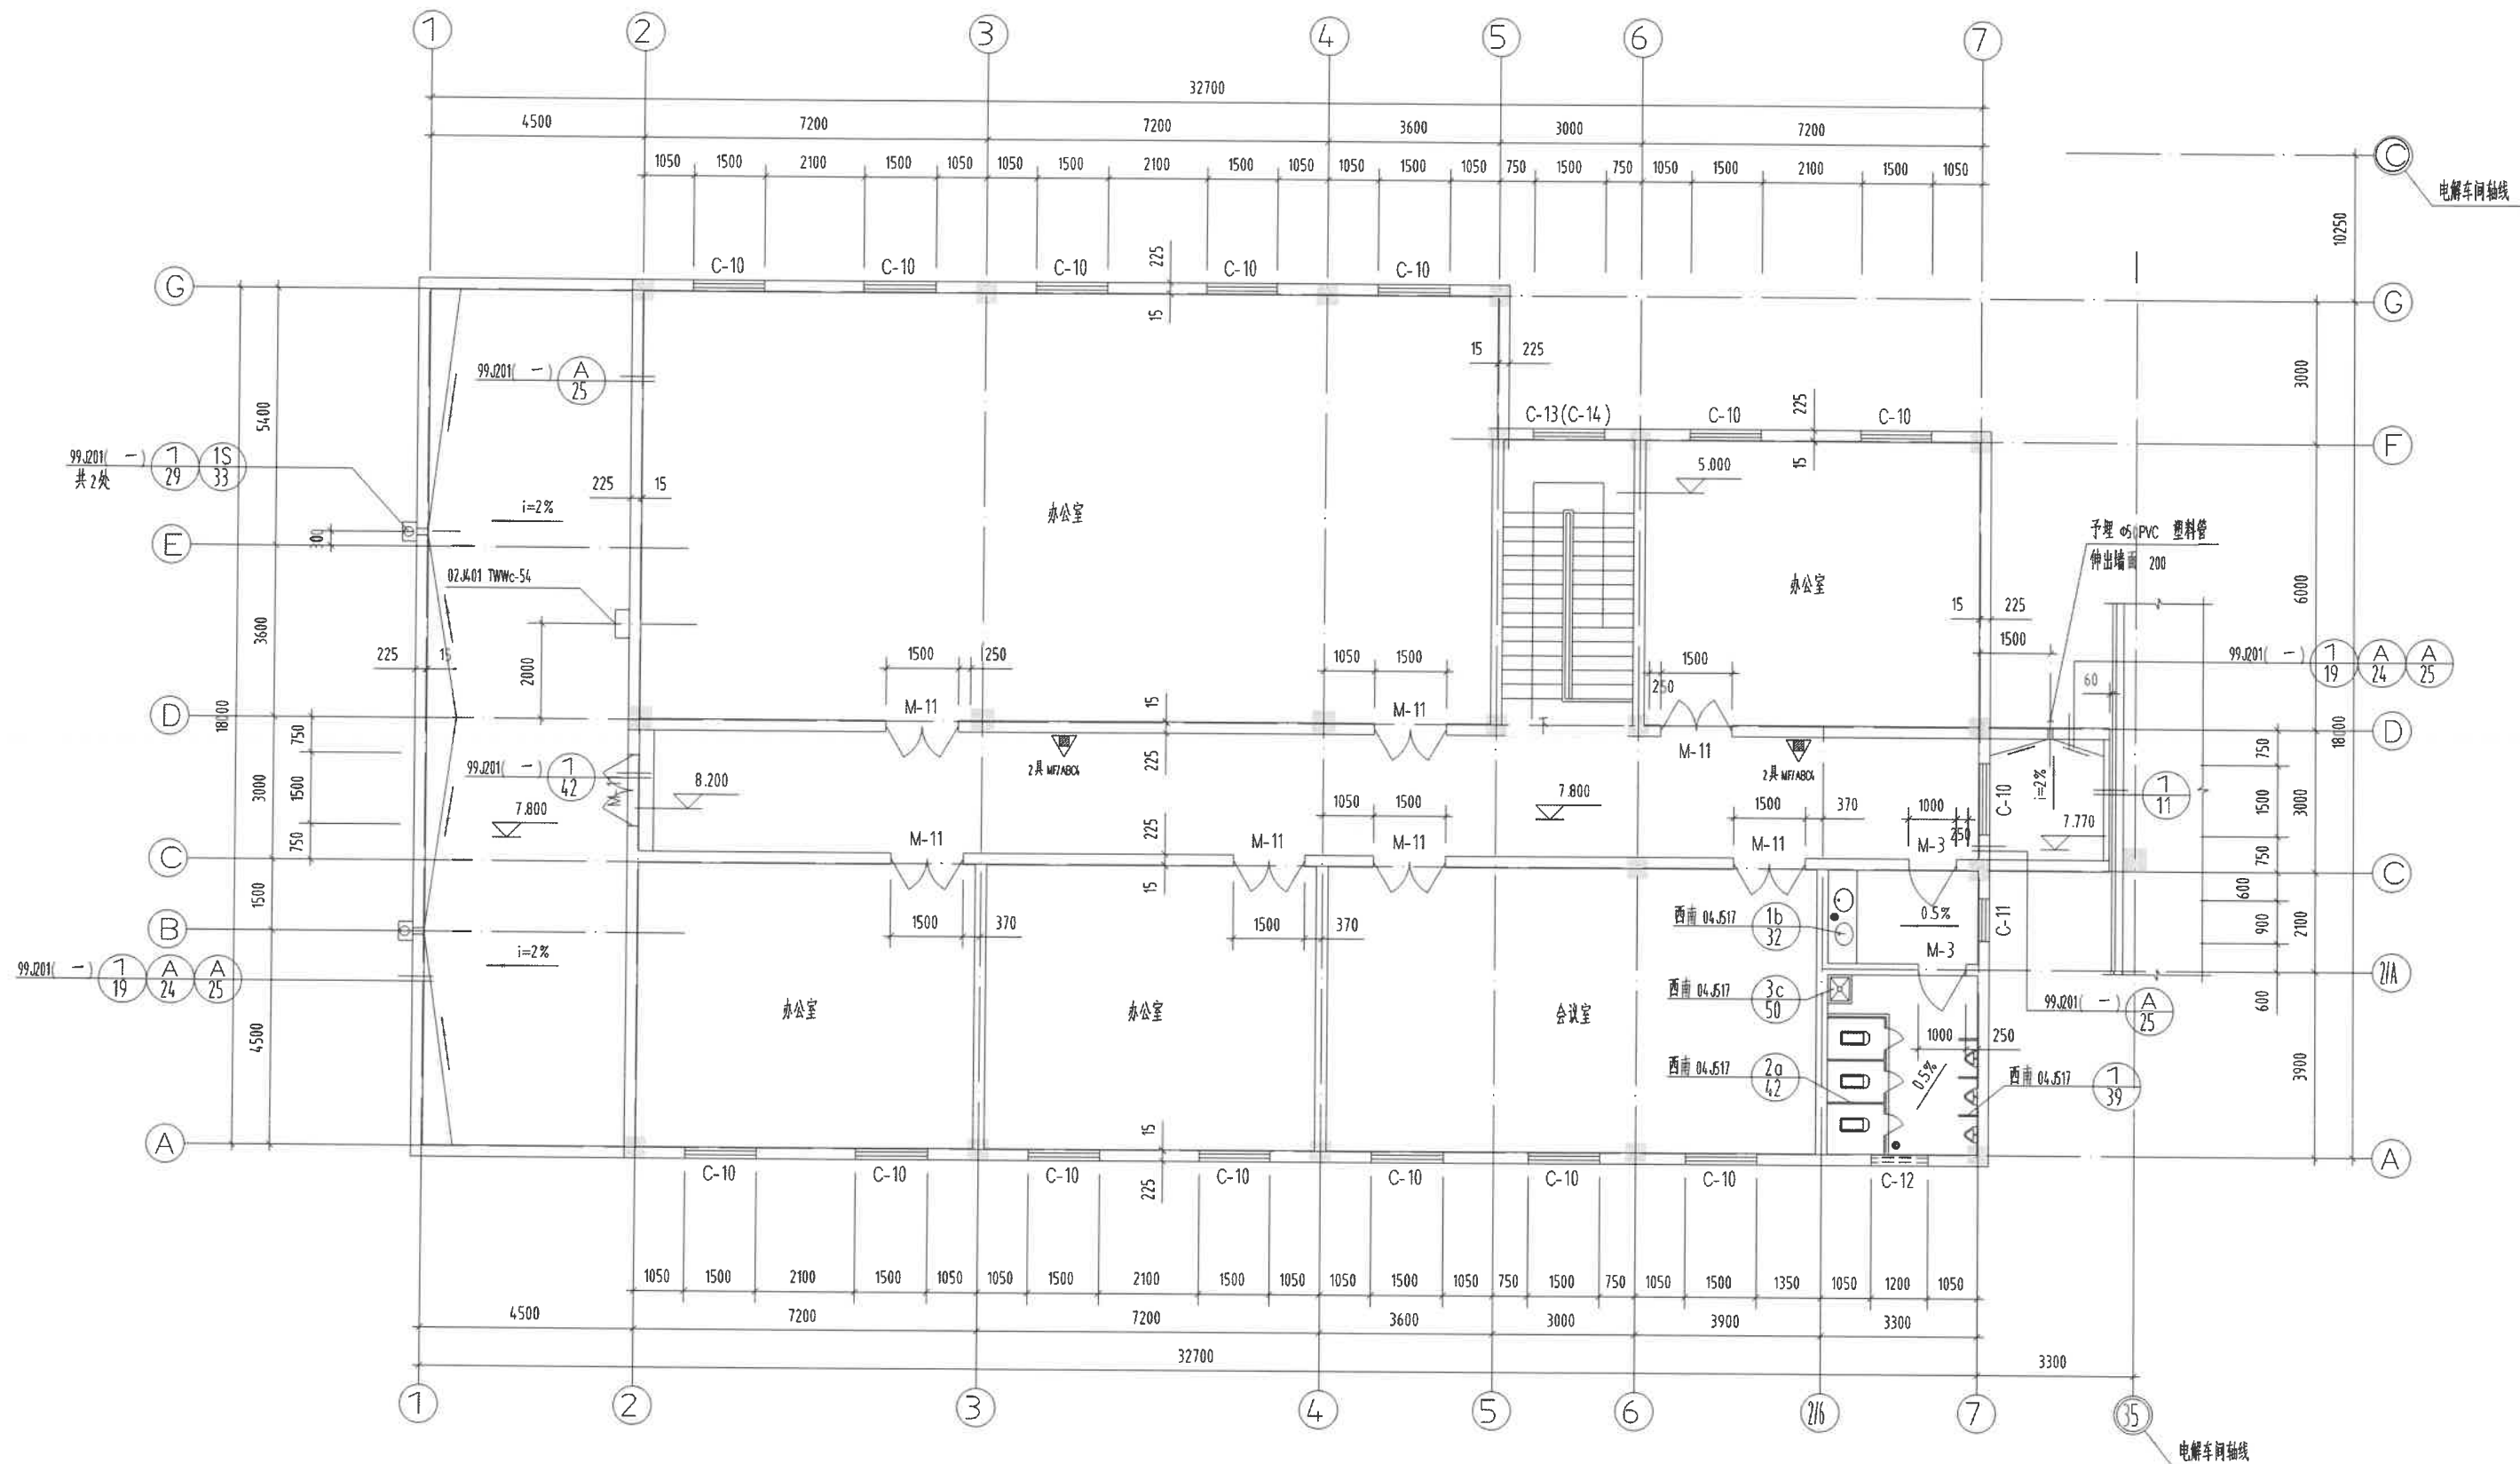


▽7.800 平面图


注:雨水管采用白色 $\phi 100$ U-PVC 塑料管。
图中坡度未注明处,均为 1%。

贵阳铝镁设计研究院				GS253 工程	建筑专业
				2011 年 06 月	
电解、净化办公室 / 电解配电、控制室 / 电解 10KV 配电室				设计阶段	施工图
				图纸规格	A5
				比例尺	1:100
				所属图号	
分院 申 李克 资				GS253-11/12/30 Ta-5G1	
审核 杨晓敏					
绘图 陆雪梅					
设计 王雪莲					

▽7.800 平面图

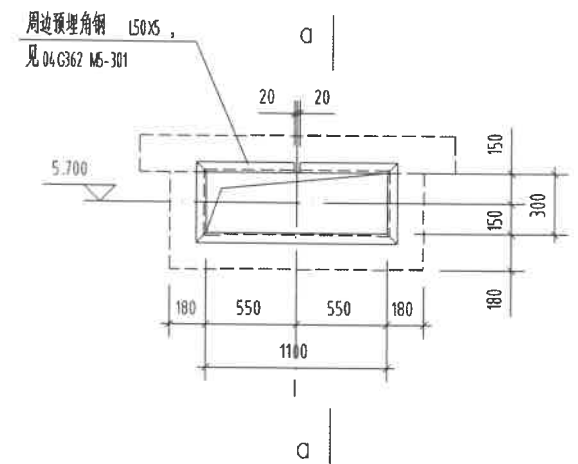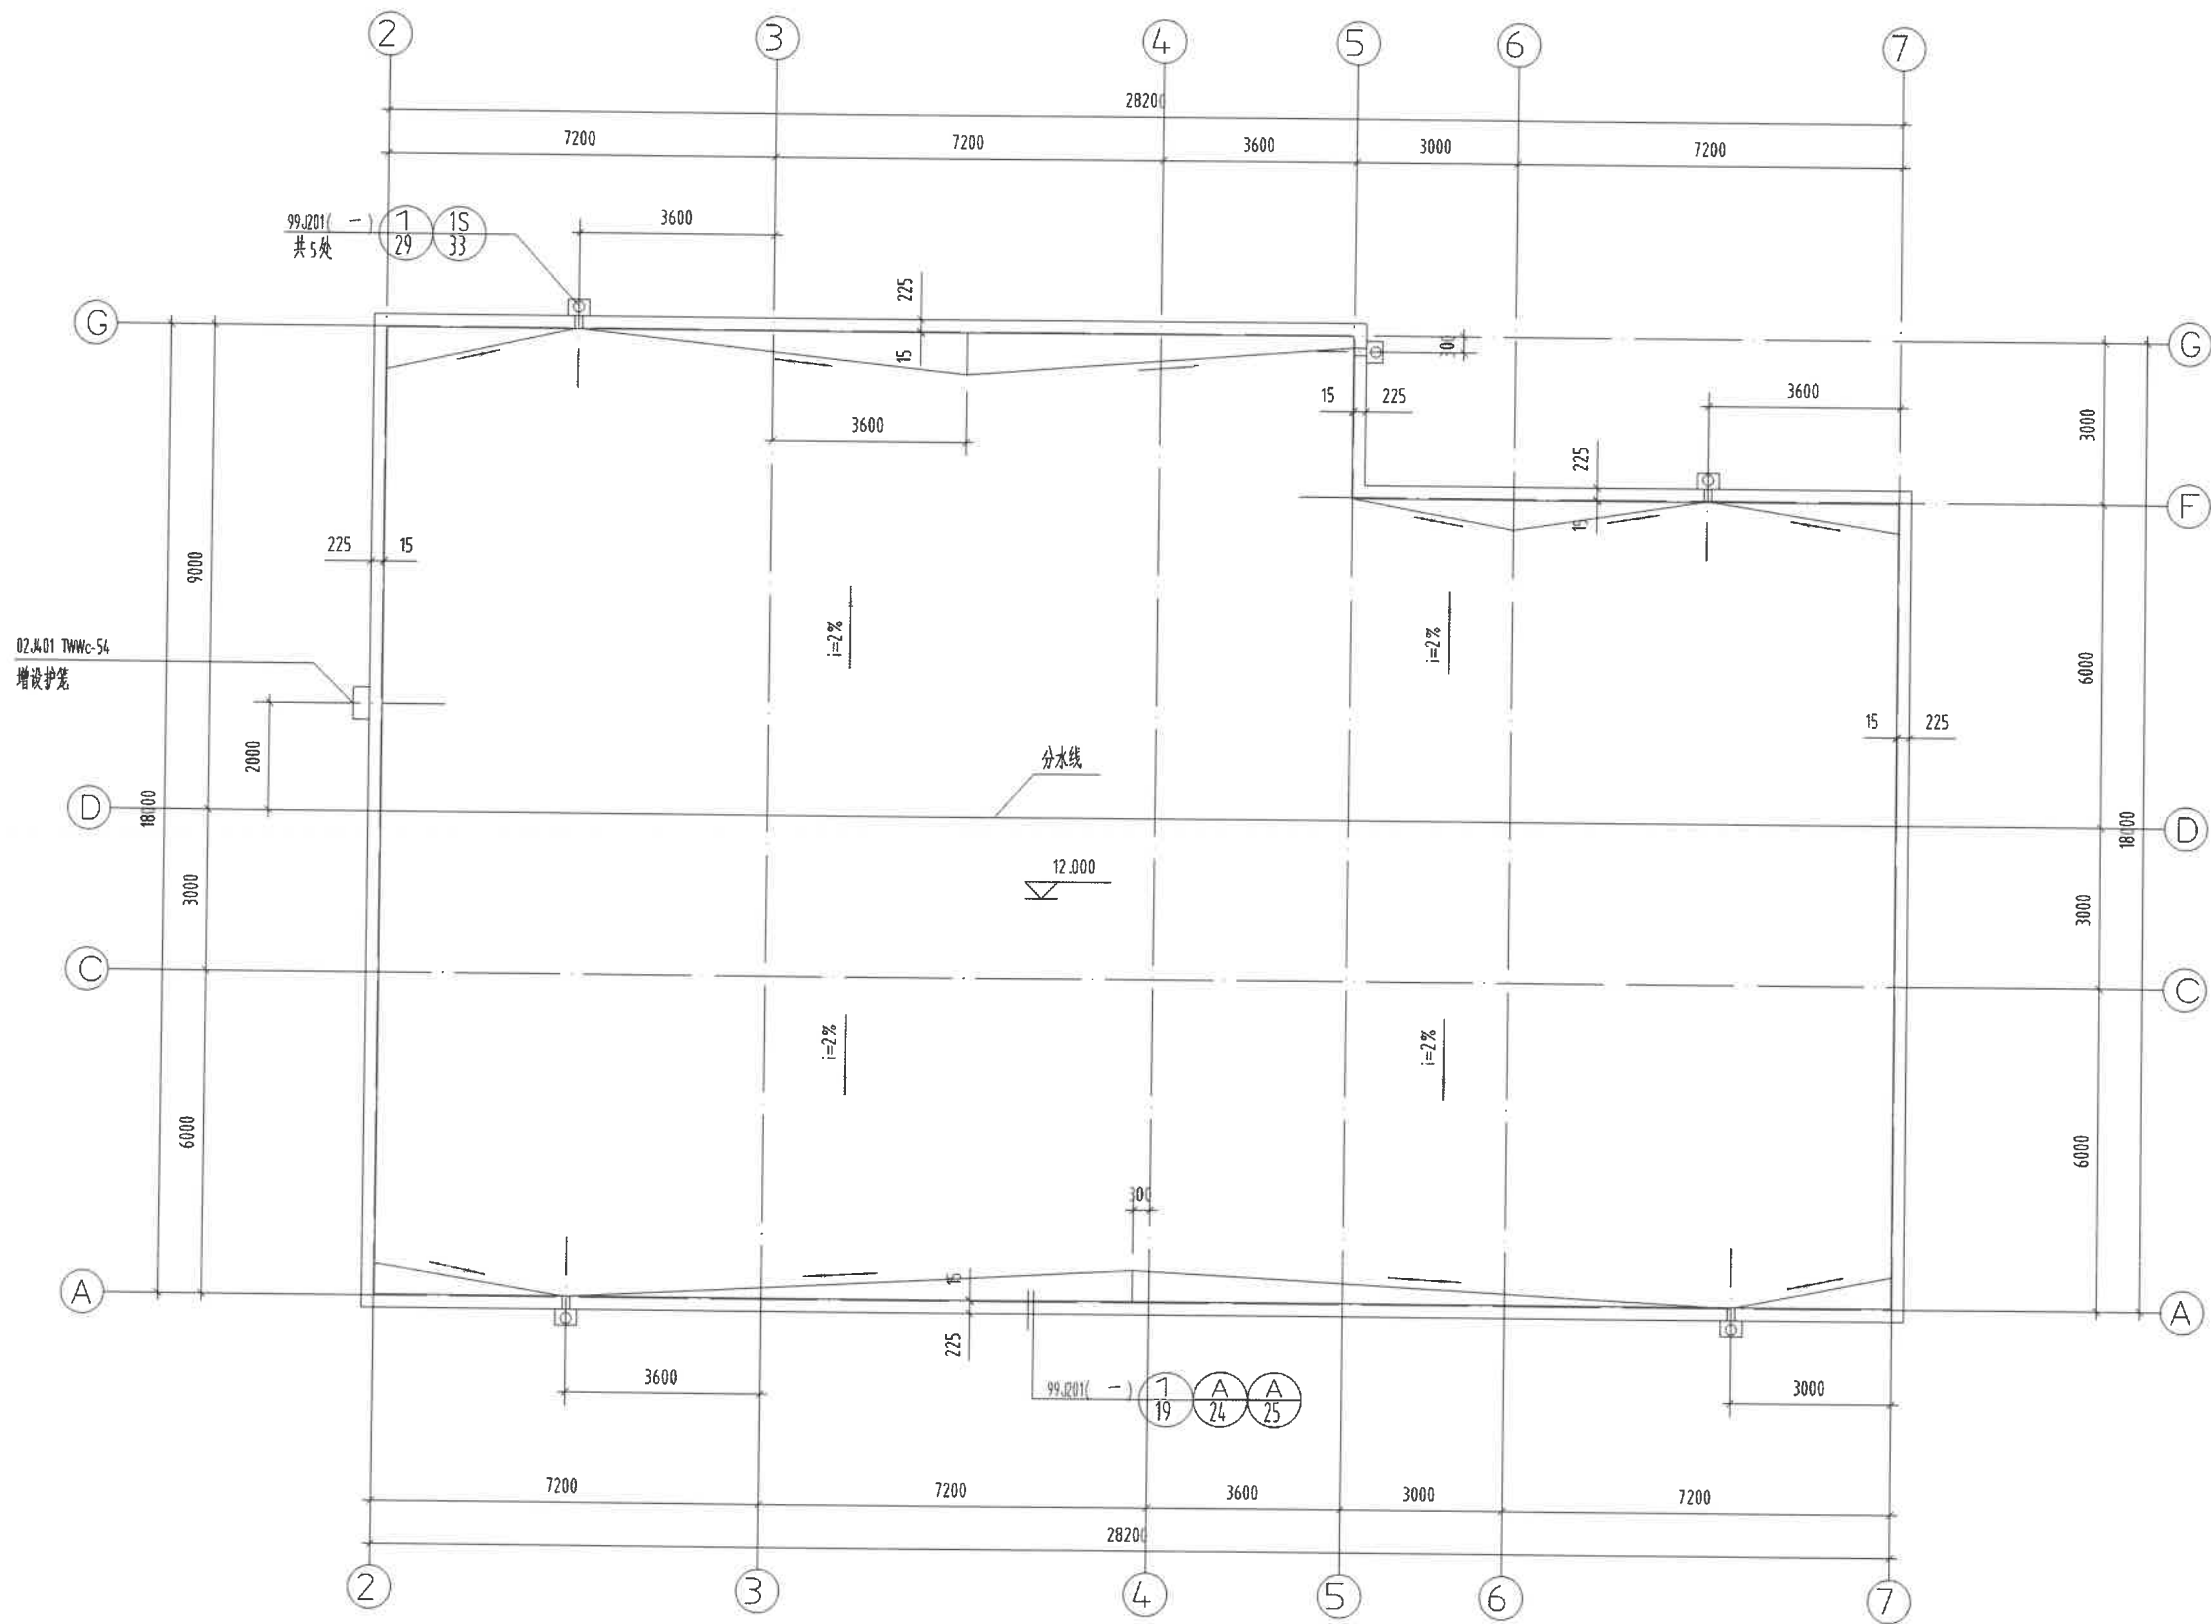

D-1

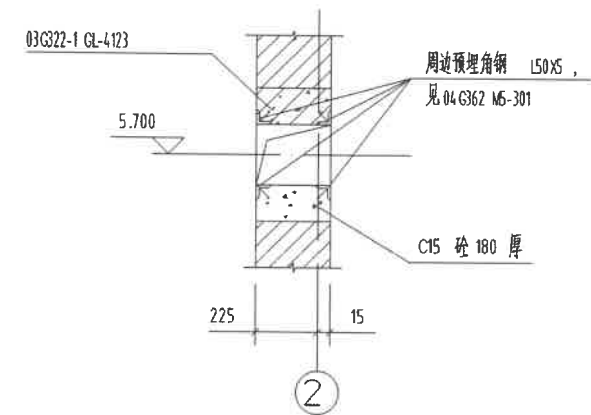


Q-Q

▽12.000 平面图


注:雨水管采用白色 $\phi 100$ U-PVC 塑料管。
屋面穿管留洞处泛水构造节点见 99.001(一) 2/44
图中坡度未注明处,均为 1%。

贵阳铝镁设计研究院				GS253 工程	建筑专业
				设计阶段	施工图
				图纸规格	A5
				比例尺	
				所属图号	
分院 审 李克资				GS253-11/12/30 Ta-6G1	
审 核 杨晓敏					
检 图 陆雪梅					
设 计 王雪莲					

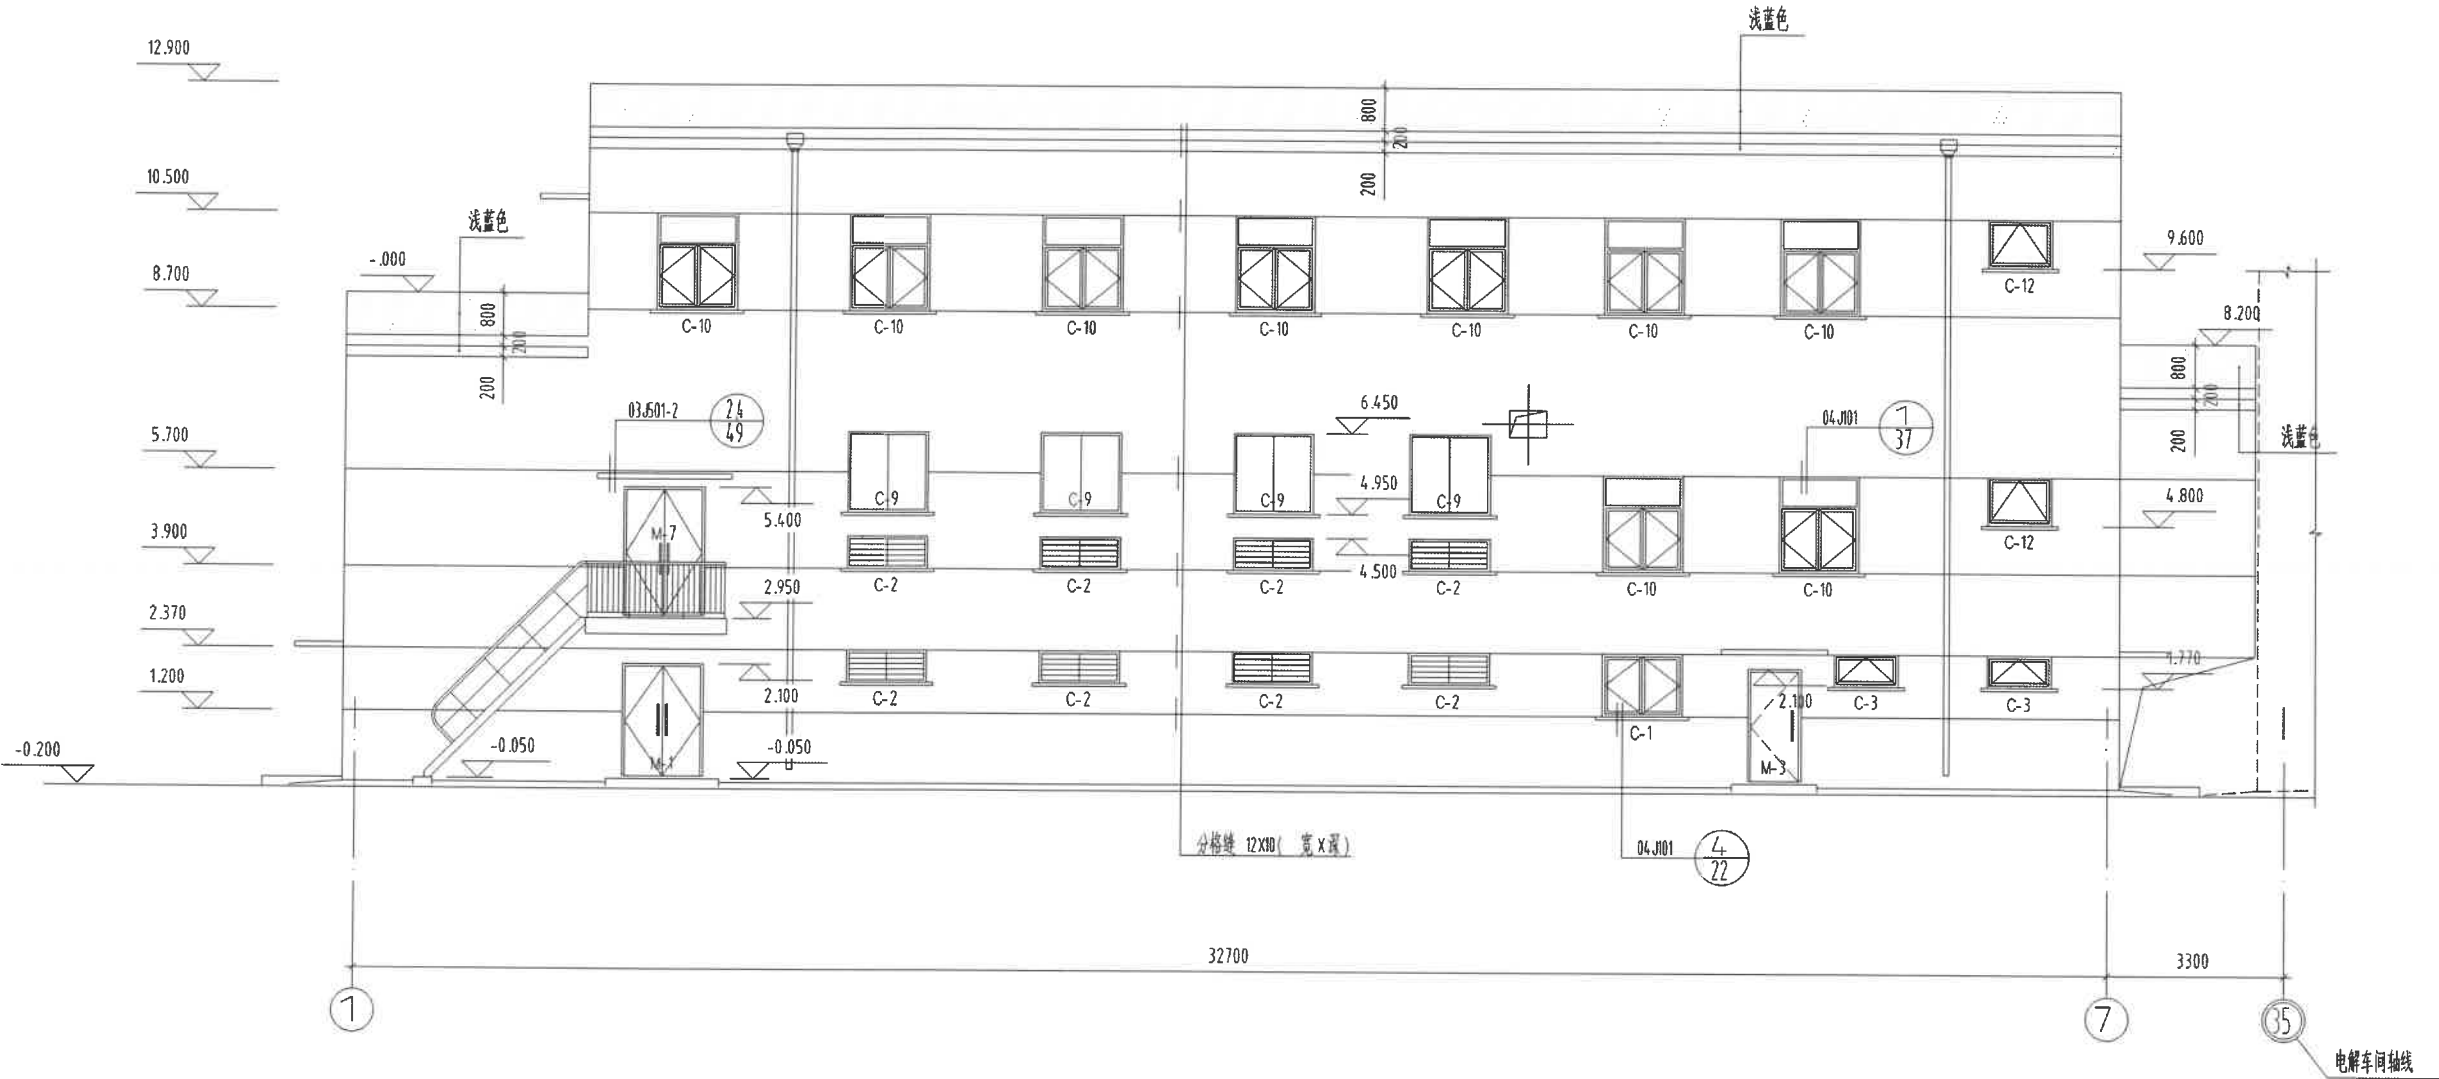

①~⑦ 立面图


贵阳铝镁设计研究院				GS253 工程	建筑专业
				2011 年 06 月	
电解、净化办公室 / 电解配电、控制室 / 电解 10KV 配电室				设计阶段	施工图
				图纸规格	A5
				比例尺	1:800
				所属图号	
分院 审	李克资			①~⑦ 立面图	
审核	杨晓敏				
绘图	陆雪梅				
设计	王雪莲			GS253-11/12/30 Ta-7G1	

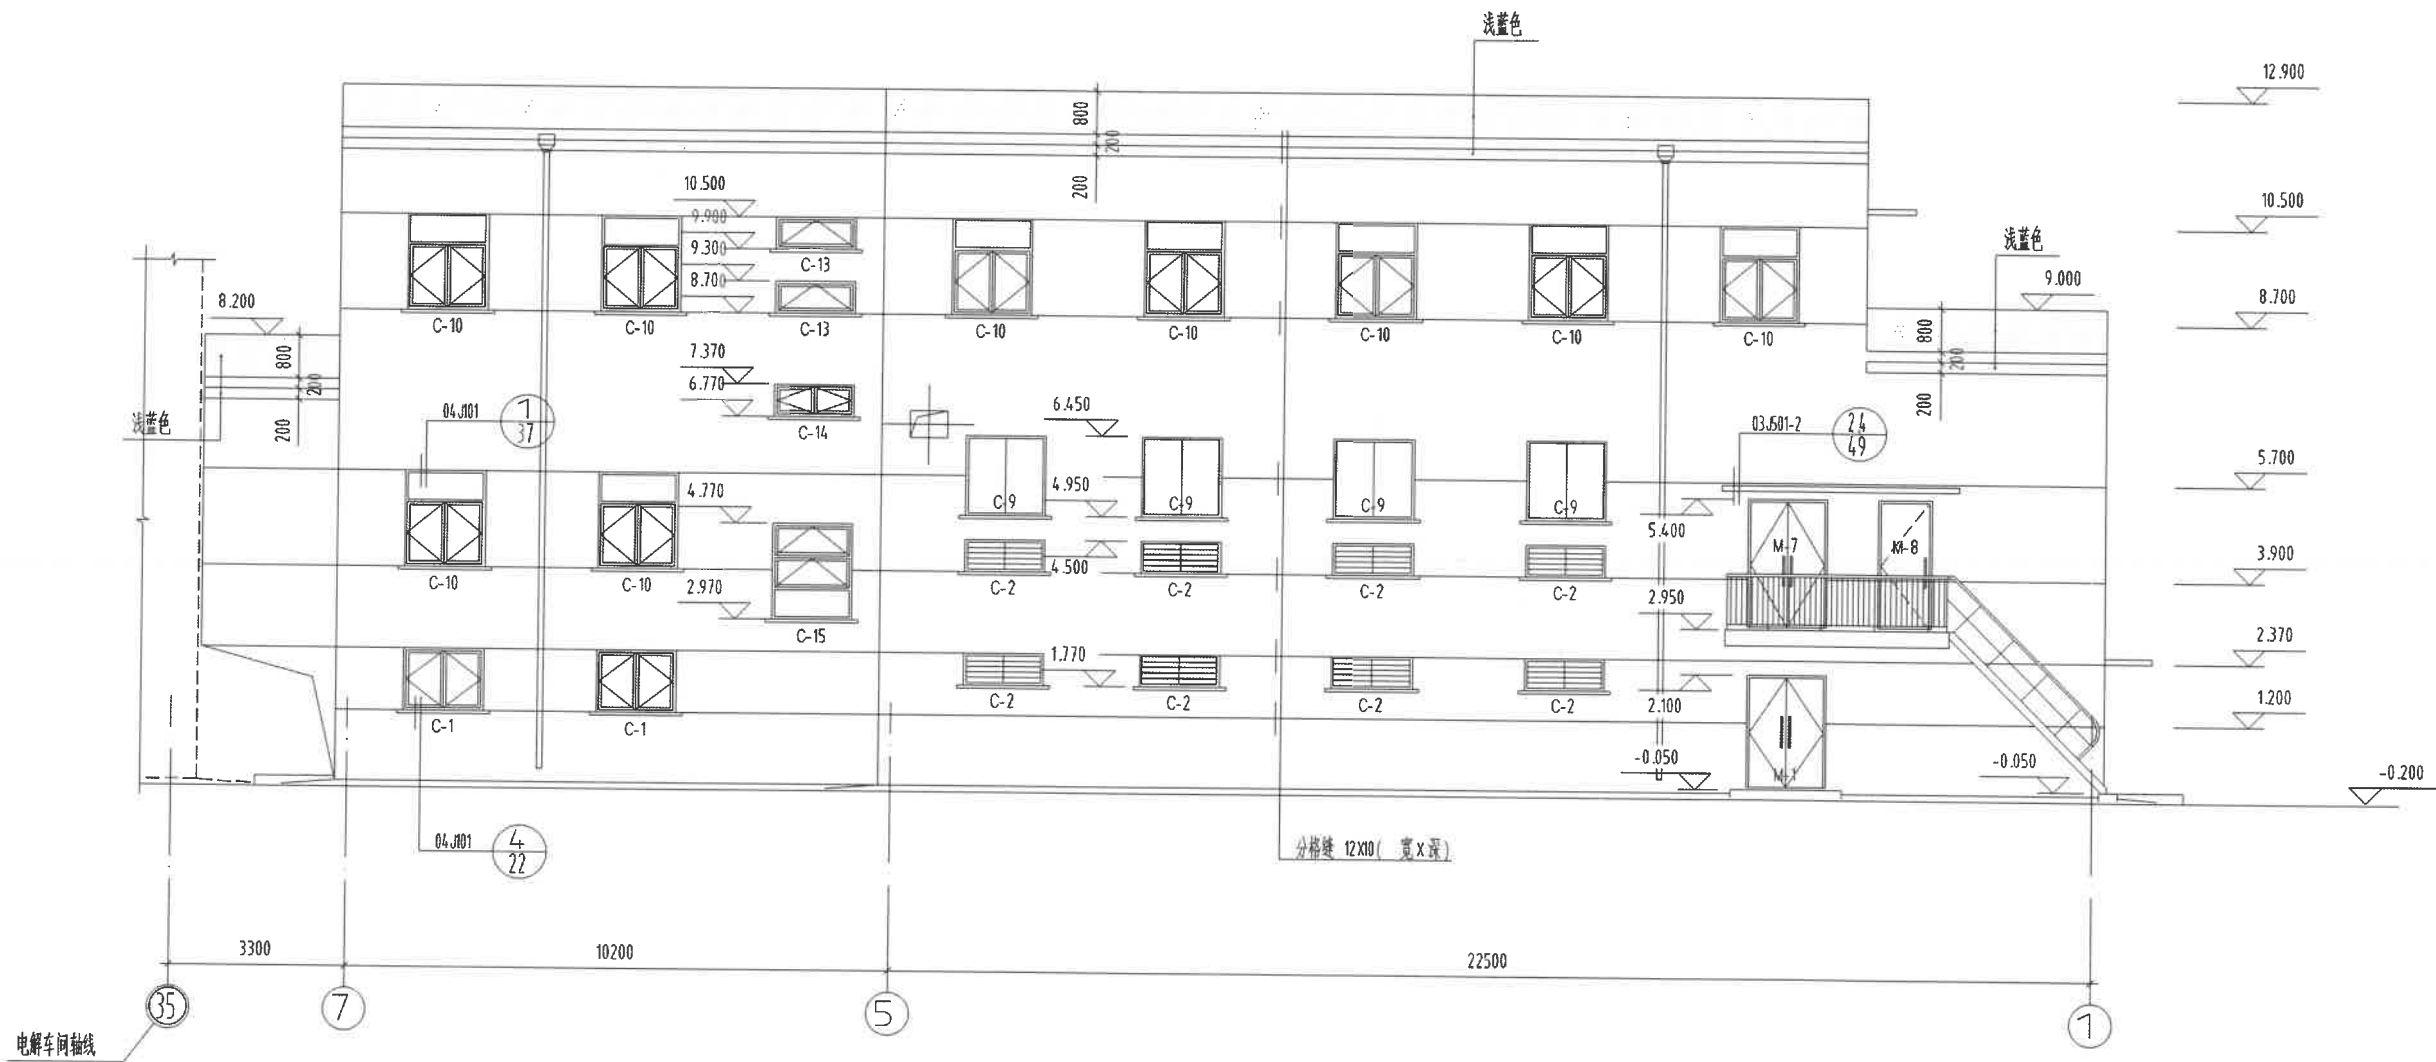

⑦~① 立面图


贵阳铝镁设计研究院				G5253 工程	建筑专业
					2011 年 06 月
				电解、净化办公室 / 电解配电、控制室 / 电解 10KV 配电室	设计阶段
					施工图
					图纸规格
					0.5
					比例尺
					1:100
				⑦~① 立面图	
					</

①~⑦ 立面图

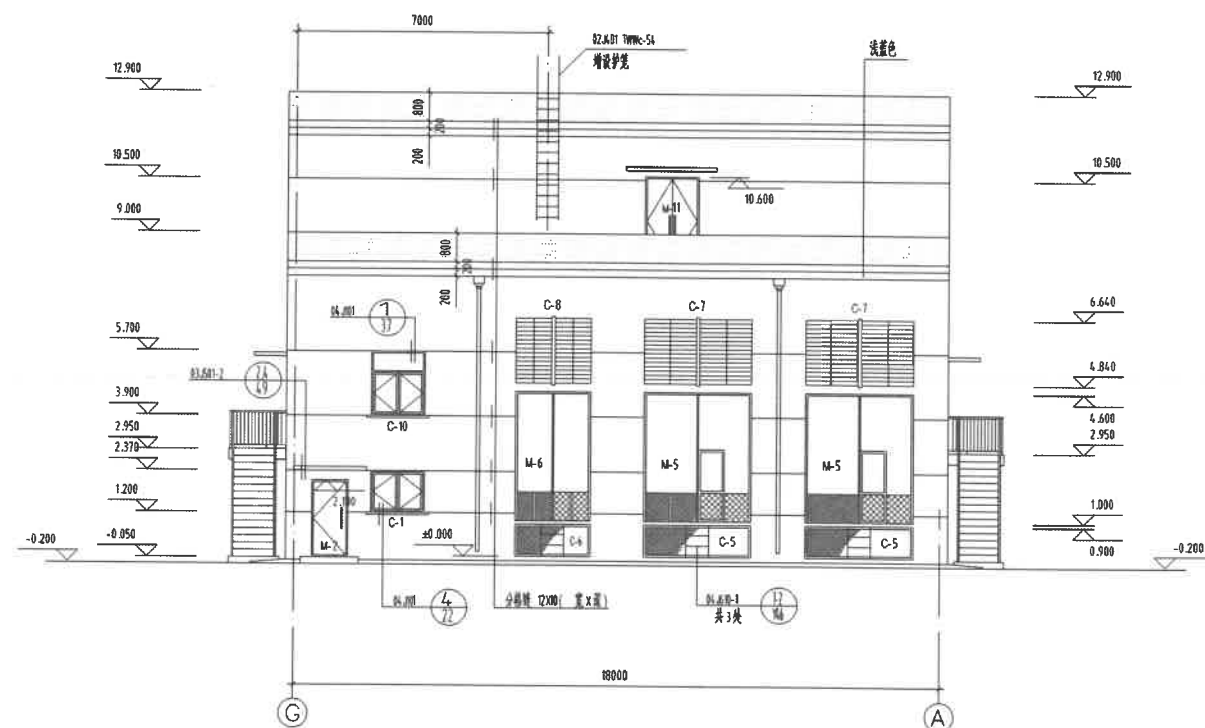


⑥~⑨ 立面图


贵阳铝镁设计研究院				CS253 工程	原 稿 号 2001 年 11 月
设计数量				施工图	
设计规格				1:5	
比例尺				1:50	
所属图号				CS253-11/2/30 图-9C1	

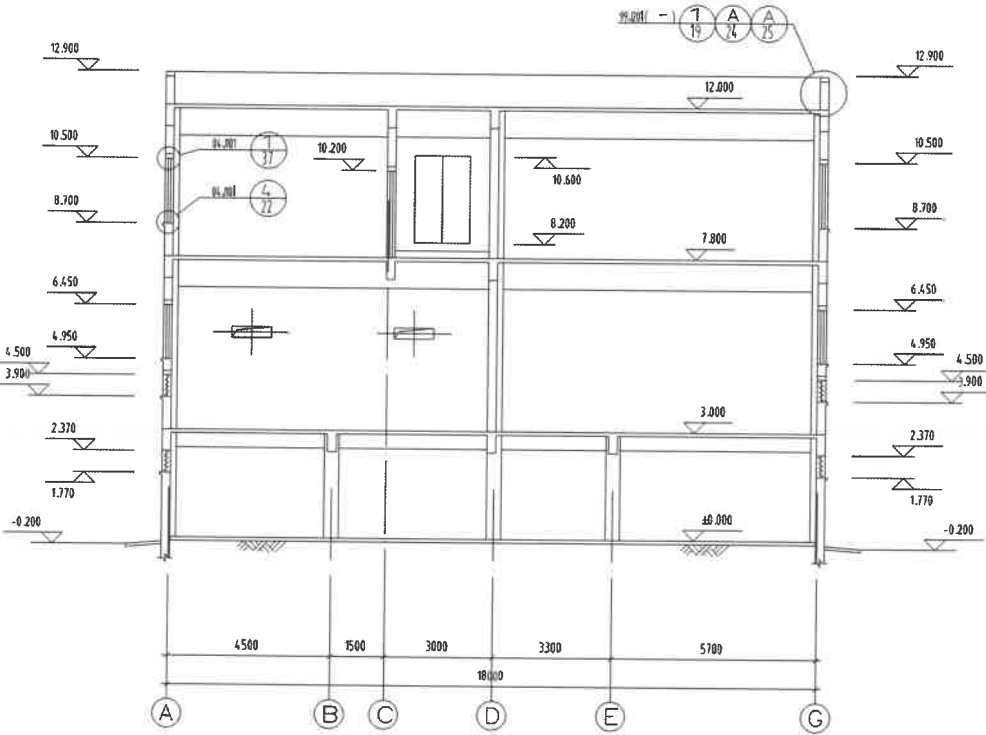

1-1 剖面图

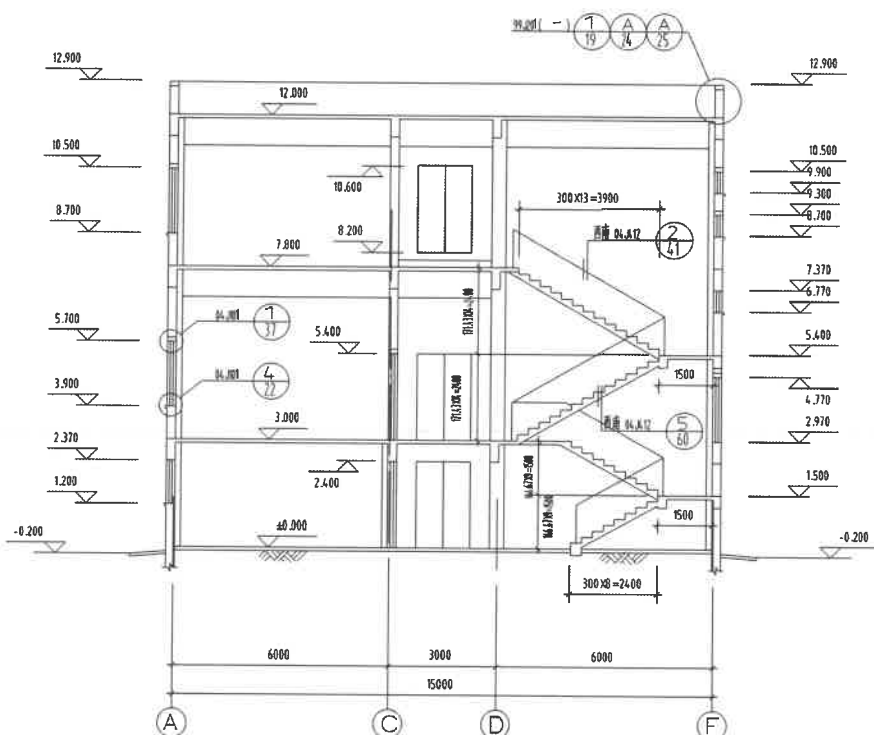


2-2 剖面图

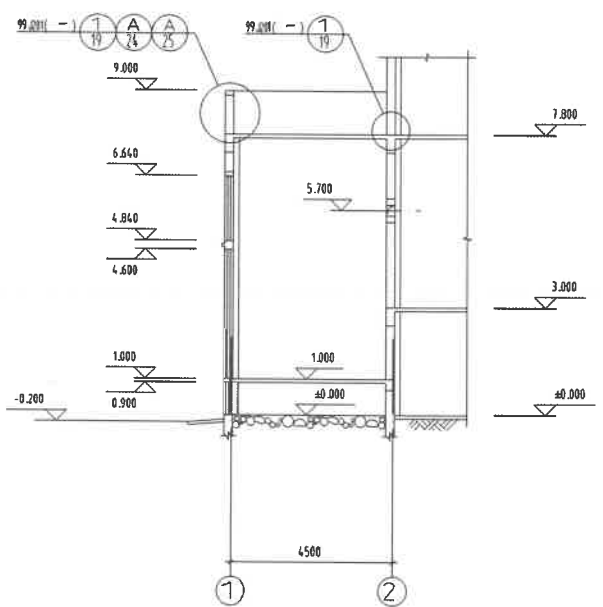


3-3 剖面图


贵阳铝镁设计研究院				GS253 工程	建筑专业
				200 年 10 月	
				设计阶段	施工图
				图幅规格	A3
				比例尺	
				所属图号	
				剖面图	GS253-11/12/30 To-10 G1
审核	李光蓉				
审核	陈晓敏				
绘图	陈雪梅				
设计	王雪梅				

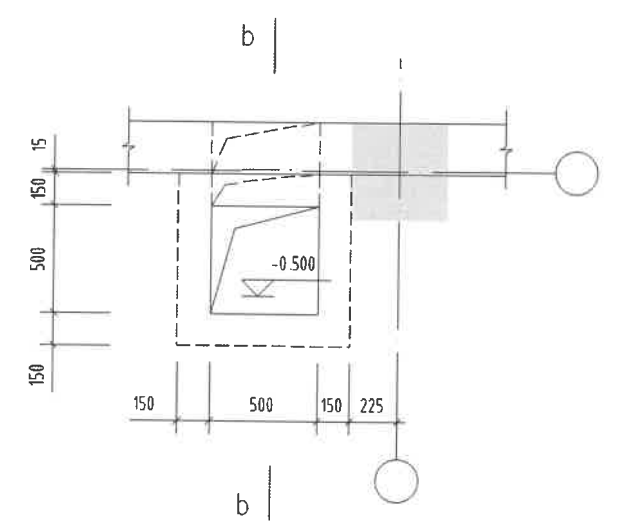


3

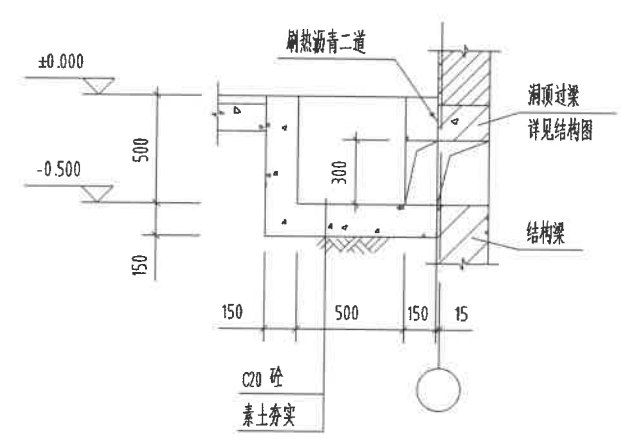


b-b

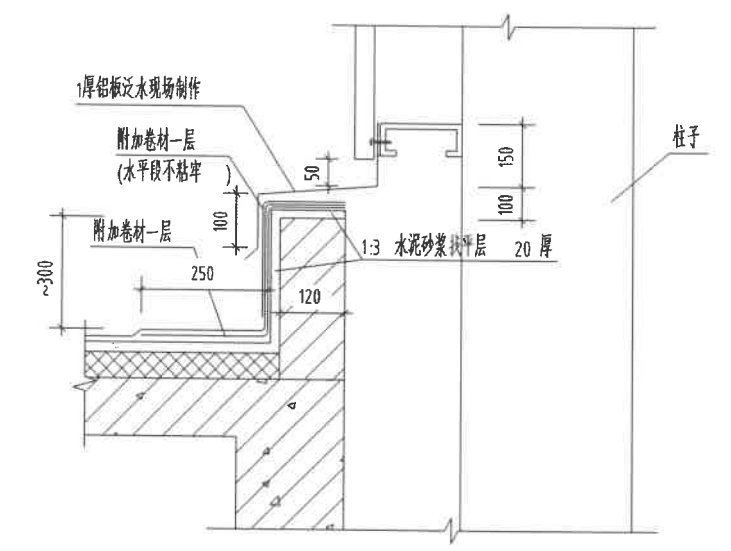


1

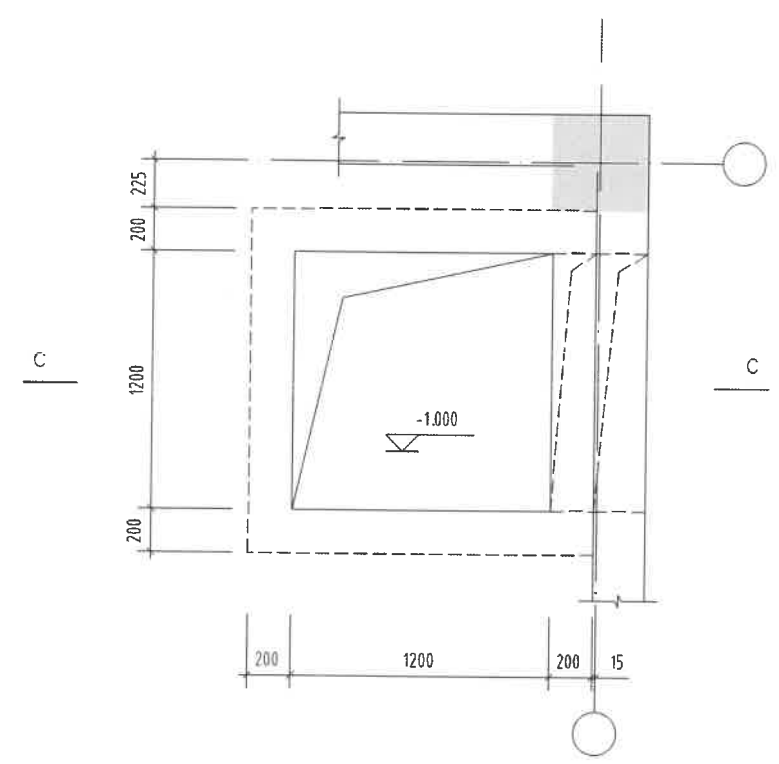

4

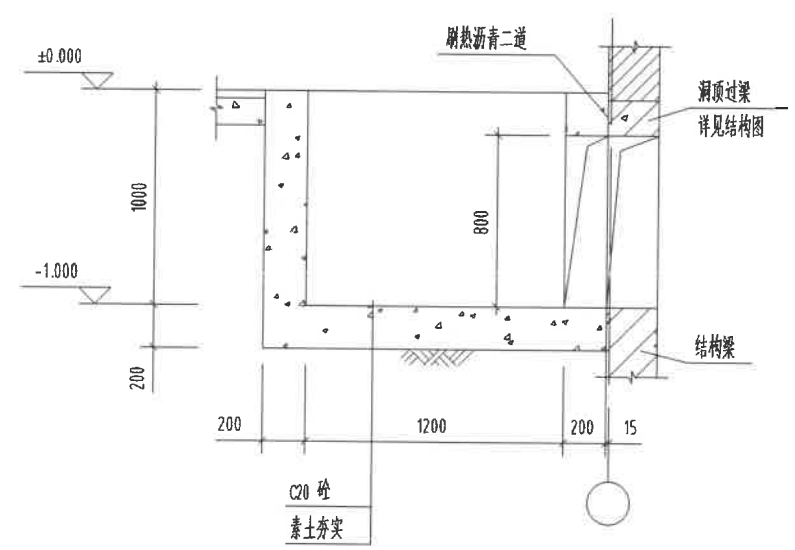

C-C

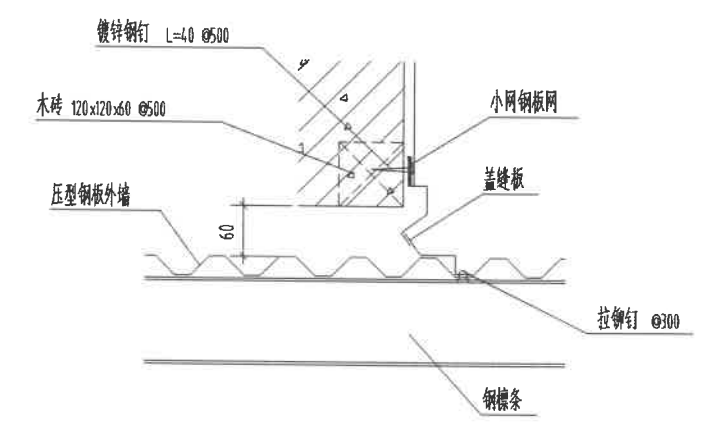

2

贵阳铝镁设计研究院				G5253 工程		建筑专业	
						2011 年 06 月	
				电解、净化办公室 / 电解配电、控制室 / 电解 10KV 配电室		设计阶段	
						施 工 图	
						05	
						比 例 尺	
						所 属 图 号	
				大 样 图		G5253-11/12/30 Ta-11G1	
分院 审	李 克 资						
审 核	杨 晓 敏						
检 图	陆 雪 梅						
设 计	王 雪 莲						

