


ORIGINAL BUILDING PLAN
一层强弱电插座平面定位图 SCALE 1:150

序号	图例	名称	单位
1		暗装五孔插座	个
2		暗装防水插座	个
3		暗装地插座	个
4		暗装天插座	个
5		网络单口插座	个
6		无线AP	个
7		网络双口地插座	个
8		网络双口地插座	个
9		电话网络双口地插座	个

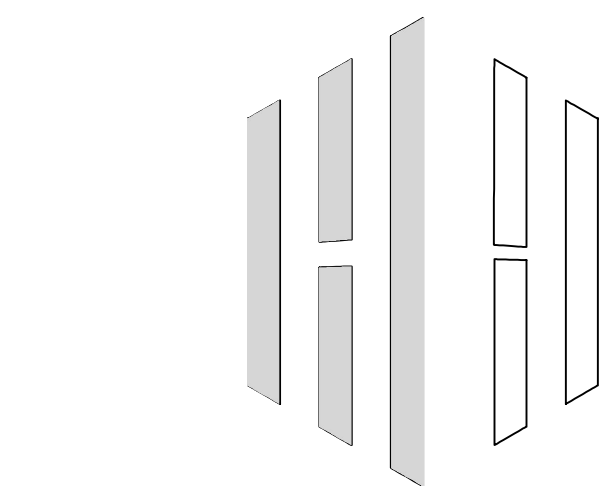

HONHI™
DECORATION
&
CONSTRUCTION COMPANY

重庆市虹海装饰工程有限公司
Chongqing Honghai Decoration Contriving Co. LTD.
中国·重庆·渝州路68号D1-7-1
023-68695299
甲级3321号

Design Certificate No: A GRADE3321

NOTES & LEGEND 说明/图例

NOTICE: Do not scale from drawings. All measurements must be verified on site. The copyright of this drawing remains with the CCBHitect. This drawing is not valid for construction purposes unless expressly certified.

警告: 本图的尺寸是不能度量的除非有标注。图纸中标注的所有尺寸均须现场放样后由施工单位现场代表最终确认。图纸中本图的尺寸或结构冲突以大样图为准。若建筑某些结构或尺寸与本图有较大不同须设计变更。所有设计变更均以最新版本为准, 相关图纸随之变更。请留意图纸封面或图框右下方的版本编号或日期。所有设计变更或施工项目的增减均须建设单位/委托方现场代表确认后方能实施。本图纸须有设计单位盖章或设计者签字后方可有效。所有施工项目均须建设单位/委托方确认后实施。本图版权属于设计单位。

REV.	DATE	CHECKED BY	APPROVED BY
修订	日期		校对

CLIENT 建设单位/委托人

NO.- 重庆天泰热力有限公司

PROJECT 项目名称

生产行政综合楼及集控室装修项目设计

建设地址: 重庆市 永川区 朱杨镇
项目类型: 室内建筑装饰设计

DRAWING TYPE	图别	施工图
PROJECT NO.	项目编号	
FILE NAME	文件名	--

SIGNATURE 署名签字

DESIGNED BY 设计	谭鸿庆	
DRAWN BY 制图	谭鸿庆	
CHECKED BY 校对	鲁善曦	
IN CHARGE OF SPECIALITY 专业负责	鲁善曦	
IN CHARGE OF PROJECT 项目负责	袁国强	
EXAMINED BY 审核	谭建华	
APPROVED BY 审定	谭建华	

CCBHICTE
SIGNATURE:
NAME:
REG. NO.:

DRAWING TITLE 图纸名称

一层强弱电插座平面定位图

DRAWING SORT 图纸分类

总施工图平面图部分

DRAWING NO. 图纸编号

MYSD-D01

SCALE 比例	详图	REV. 修订			
PAPER 图幅	A2#	1	2	3	4
EDITION CODE 版本序号		LD-0.1.			
ISSUE DATE	出版日期				
SHEET NO.	图纸页码				